


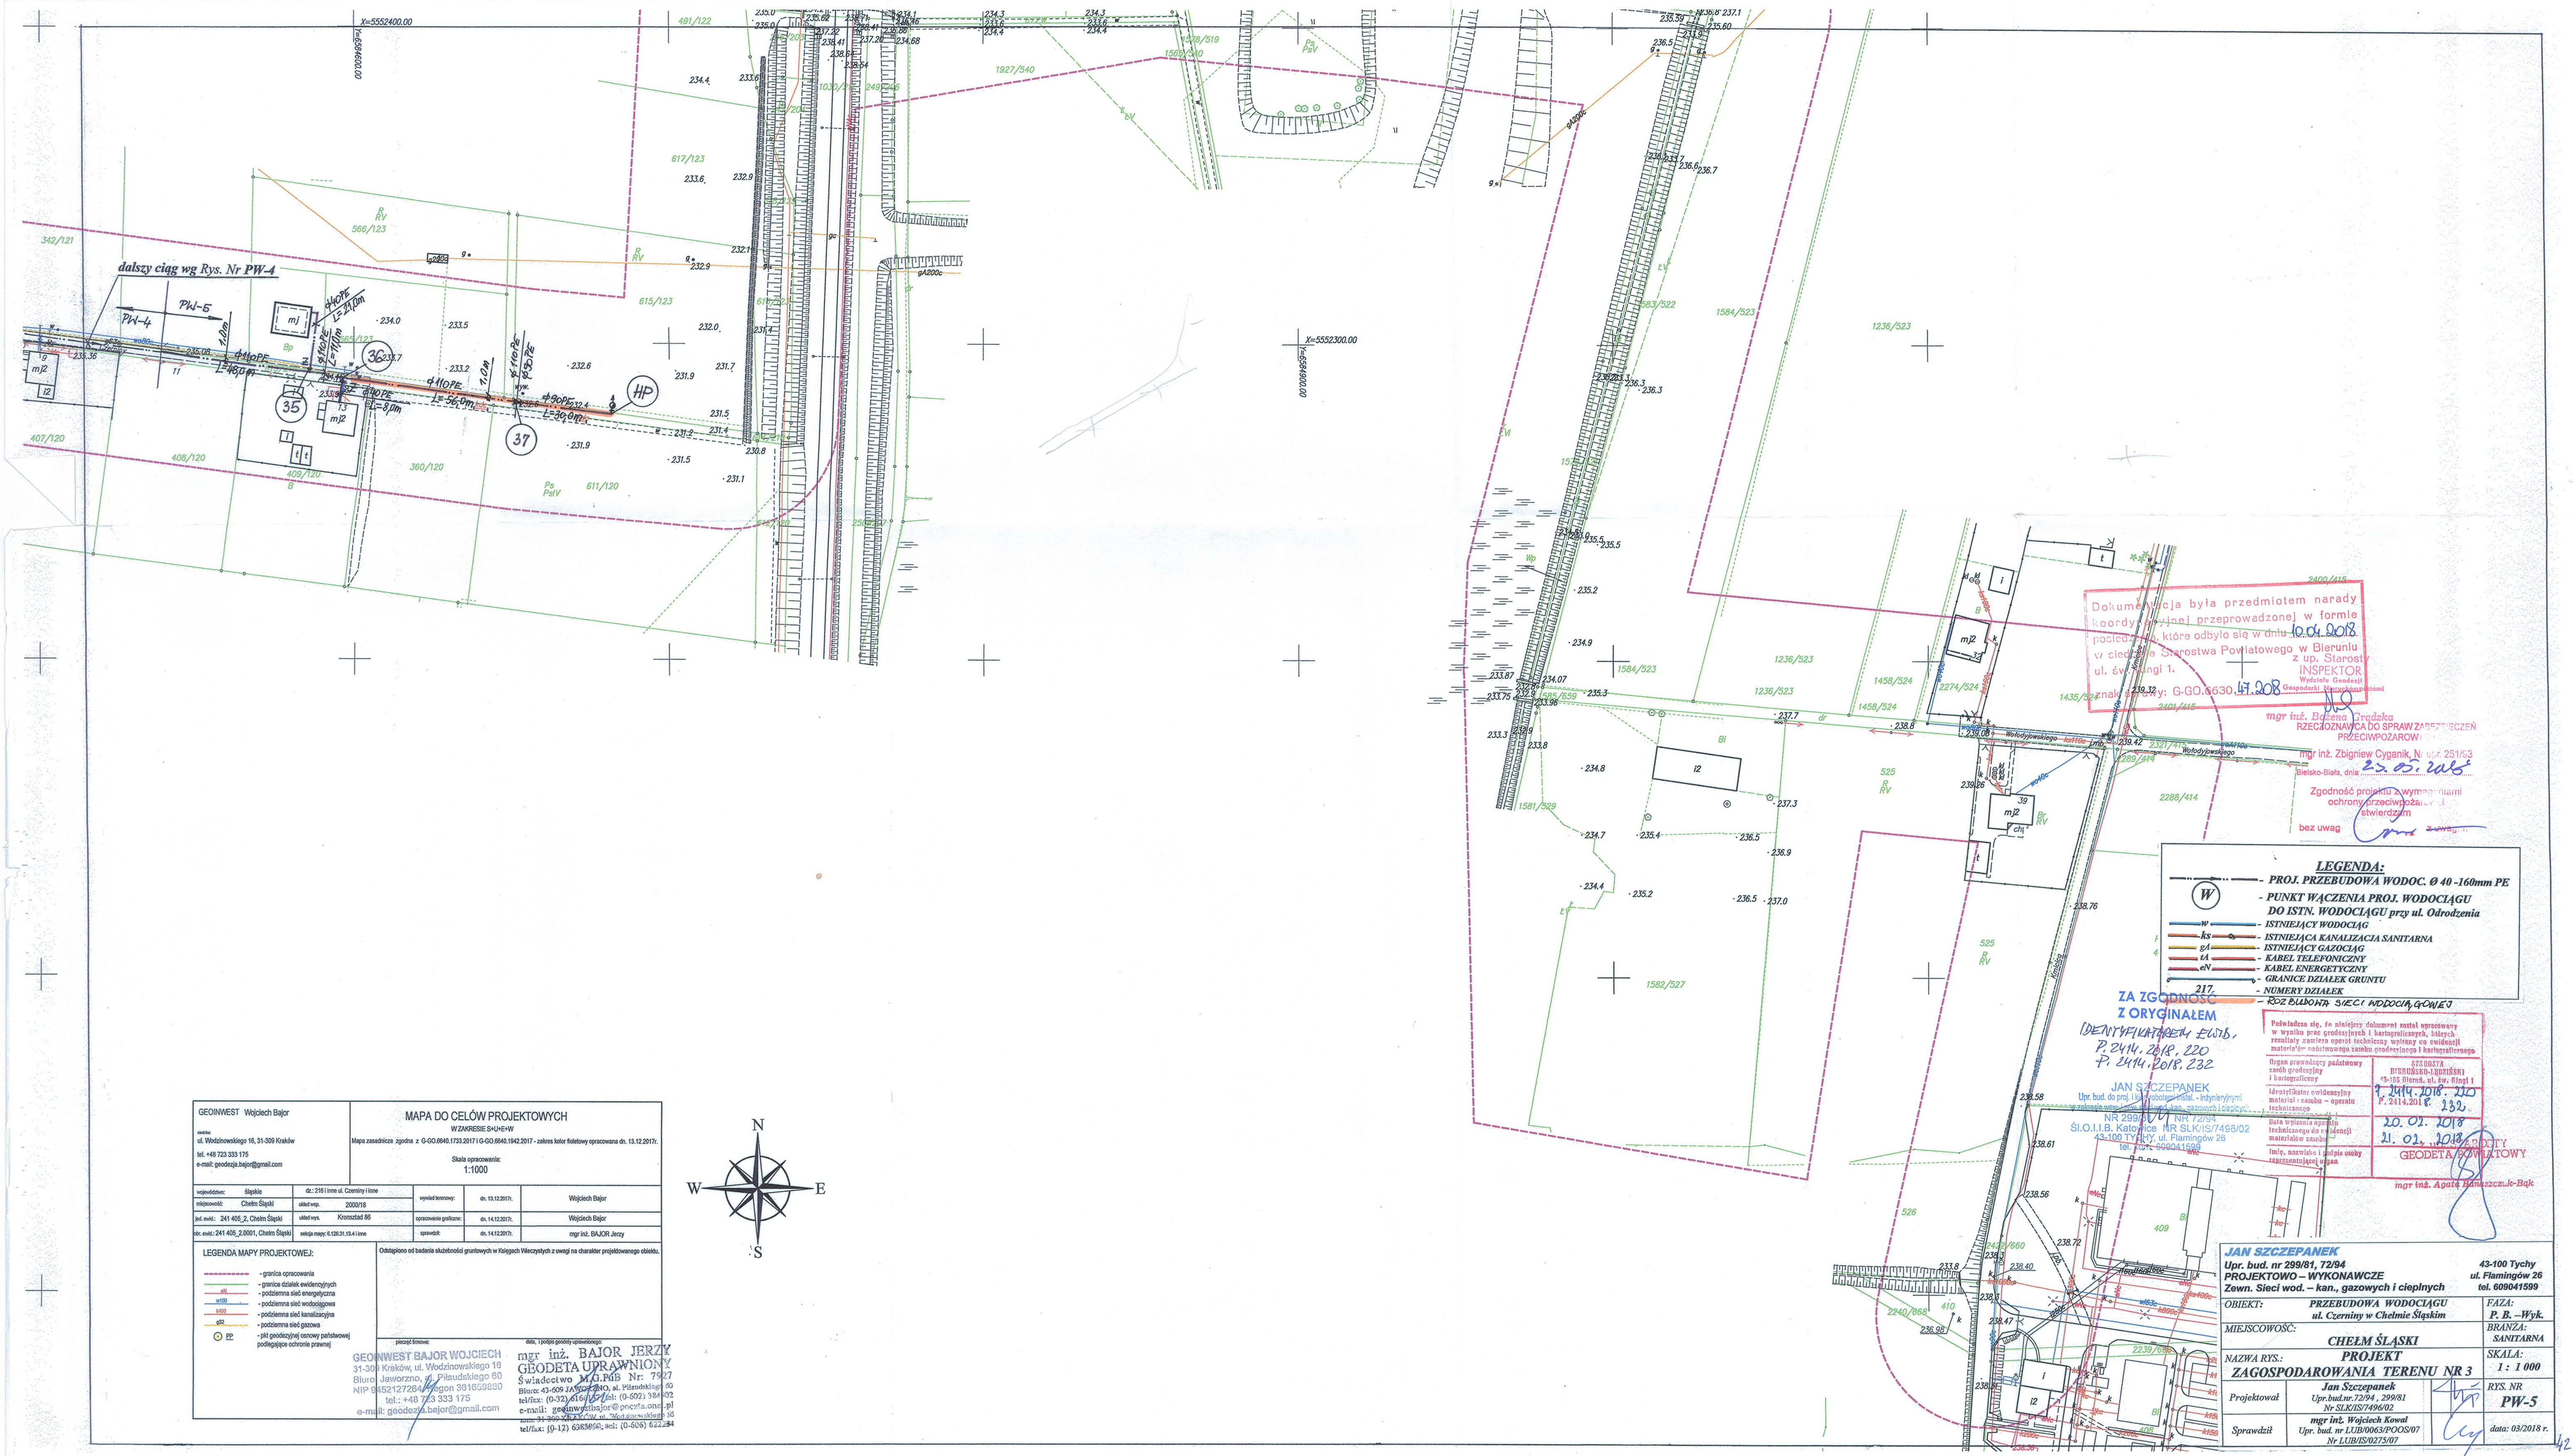

GEOINWEST Wojciech Bajor		MAPA DO CELÓW PROJEKTOWYCH	
adres: ul. Wodzinowskiego 16, 31-309 Kraków tel. +48 723 333 175 e-mail: geoinwest.bajor@gmail.com		WZAKRESIE SHUEW Mapa zasadnicza zgodna z G-GO.6848.1735.2017 i G-GO.6848.1942.2017 - zakres kolor fotokopii opracowana dn. 13.12.2017r.	
wykonalność: Słaski		skala opracowania: 1:1000	
ul. Wodzinowskiego 16, 31-309 Kraków		Wojciech Bajor	
tel. +48 723 333 175		Wojciech Bajor	
e-mail: geoinwest.bajor@gmail.com		mgr inż. BAJOR JERZY	
wykonalność: Słaski		skala opracowania: 1:1000	
ul. Wodzinowskiego 16, 31-309 Kraków		Wojciech Bajor	
tel. +48 723 333 175		Wojciech Bajor	
e-mail: geoinwest.bajor@gmail.com		mgr inż. BAJOR JERZY	
wykonalność: Słaski		skala opracowania: 1:1000	
ul. Wodzinowskiego 16, 31-309 Kraków		Wojciech Bajor	
tel. +48 723 333 175		Wojciech Bajor	
e-mail: geoinwest.bajor@gmail.com		mgr inż. BAJOR JERZY	


Legenda mapy projektowej:

- graniczne opracowania
- graniczne działki ewidencyjne
- podziemna sieć energetyczna
- podziemna sieć wodociągowa
- podziemna sieć kanalizacyjna
- podziemna sieć gazowa
- pkł. geodezyjnej osnowy państwowej
- podlegające ochronie prawnej

Odnotowano od baterii składowych gruntowych w Słasku Wojciech z uwagi na charakter projektowanego obiektu.

mgr inż. BAJOR JERZY
GEODETA UPRAWNIONY
Świadectwo M.G.415 Nr: 79/27
Biuro: 43-609 Jaworzno, ul. Piłsudskiego 60
NIP 6852127284 Regon 391659880
tel.: +48 723 333 175
e-mail: geoinwest.bajor@gmail.com

mgr inż. BAJOR JERZY
GEODETA UPRAWNIONY
Świadectwo M.G.415 Nr: 79/27
Biuro: 43-609 Jaworzno, ul. Piłsudskiego 60
NIP 6852127284 Regon 391659880
tel.: +48 723 333 175
e-mail: geoinwest.bajor@gmail.com

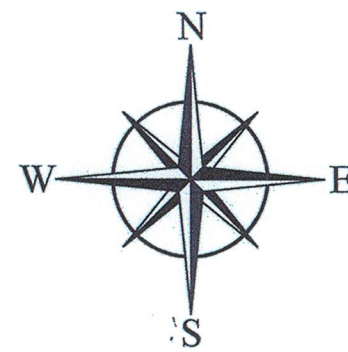

Dokumentacja była przedmiotem narady koordynacyjnej przeprowadzonej w formie posiedzenia, które odbyło się w dniu 10.01.2018 r. w siedzibie Starostwa Powiatowego w Bieruniu z up. Starosty Powiatowego w Bieruniu ul. Świergi 1.

mgr inż. Bajor Jerzy
RZECZNIKOWO DO SPRAW ZAPRZECZEN PRZECIWOPOZAROWYCH

mgr inż. Zbigniew Cyganik, Nr. 251/63
Bielsko-Biała, dnia 23.01.2018 r.

Zgodność projektu z wymaganiami ochrony przeciwpożarowej stwierdzam bez uwag

LEGENDA:

- PROJ. PRZEBUDOWA WODOCIĄGU Ø 40-160mm PE
- PUNKT WĄCZENIA PROJ. WODOCIĄGU DO ISTN. WODOCIĄGU przy ul. Odrodzenia
- ISTNIEJĄCY WODOCIĄG
- ISTNIEJĄCA KANALIZACJA SANITARNA
- ISTNIEJĄCY GAZOCIĄG
- KABEL TELEFONICZNY
- KABEL ENERGETYCZNY
- GRANICE DZIAŁEK GRUNTU
- NUMERY DZIAŁEK
- RZECZNIKOWO DO SPRAW ZAPRZECZEN PRZECIWOPOZAROWYCH

ZA ZGODNOŚĆ Z ORYGINAŁEM IDENTYFIKACJĄ EWID. P. 2414.2018.220 P. 2414.2018.232

JAN SZCZEPANEK
Up. bud. do proj. i wykończenia - inżynier
Nr 299/81, 72/94
SŁASKI, Katowice, ul. Piłsudskiego 26
tel. +48 723 333 175

Podpisana się, że niniejszy dokument został opracowany w wyniku prac geodezyjnych i kartograficznych, których rezultatem jest niniejszy dokument, który jest wynikiem moich badań i pomiarów, a nie jest wynikiem innych badań i pomiarów. Jestem świadomy, że niniejszy dokument jest wynikiem moich badań i pomiarów, a nie jest wynikiem innych badań i pomiarów. Jestem świadomy, że niniejszy dokument jest wynikiem moich badań i pomiarów, a nie jest wynikiem innych badań i pomiarów.

mgr inż. Agnieszka Bajor-Jędrzejczyk

JAN SZCZEPANEK Up. bud. nr 299/81, 72/94 PROJEKTOWO - WYKONAWCZO Zewn. Sieci wod. - kan., gazowych i ciepłych		43-100 Tychy ul. Flemingów 26 tel. 609041599	
OBIEKT: PRZEBUDOWA WODOCIĄGU ul. Czerny w Chelmie Śląskim		FAZA: P. B. - Wyk.	
MIEJSCOWOŚĆ: CHELM ŚLĄSKI		BRANŻA: SANITARNA	
NAZWA RYS: PROJEKT ZAGOSPODAROWANIA TERENU NR 3		SKALA: 1:1000	
Projektował: mgr inż. Bajor Jerzy		RYS. NR PW-5	
Sprawdził: mgr inż. Wojciech Bajor		data: 03/2018 r.	